

MAPA DO CELÓW PROJEKTOWYCH

Skala: 1:1000  
Obiekt: WILCZA WOLA  
Ark.: 7.132.29.01.4  
7.132.29.06.2  
Jedn. ewid.: 180606\_2 – Dzikowiec  
Obręb: 180606\_2.0001 – Wilcza Wola  
Układ poziomy: „2000”  
Układ wysokościowy: Kronsztadt „86”  
Nr zgt.: GK.PODGIK.6642.1.727.2017

Data opracowania mapy: 20.06.2017r.

Mapa opracowana z wykorzystaniem materiałów otrzymanych z PODGIK w ramach licencji nr: GK.PODGIK.6642.1.727.2017\_1806\_K05  
Nie wyklucza się istnienia w terenie innych nie wykazanych na niniejszej mapie urządzeń podziemnych, które nie były zgłoszone do inwentaryzacji.

Wykonawca:


**ARGgeo**  
mgr inż. Robert Górecki  
36-100 Kolbuszowa, ul. Kolejowa 10  
tel. 609 577 923, 605 436 587  
  
GEODETA UPRAWNIONY  
Antoni Górecki  
36-105 Chmielnia 503  
Upr. Nr 4126  
tel. 17 2837120, 605 436 587

STAROSTWO POWIATOWE W KOLBUSZOWEJ  
Zespół Uzgadniania Dokumentacji Projektowej  
Sprawdzono z materiałami ZUDP w Kolbuszowej  
wniesiono projektowane, uzgodnione lokalizacje  
i trasy urządzeń podziemnych  
(nie) występują tereny zmeliorowane  
(nie) występują złoża surowców mineralnych  
Kolb., dn. 12.07.2017r. ZUDP.6630.1.87.2017  
  
z up. STAROSTY  
mgr inż. Aleksander Mokrzycki  
PRZEWODNICZĄCY  
Narad Koordynacyjnych

Powiatyca się, że niniejszy dokument jest...  
w wyniku prac geodezyjnych i kartograficznych, których rezultaty  
zawiera operat techniczny wpisany do ewidencji materiałów  
państwowego zasobu geodezyjnego i kartograficznego.

STAROSTA KOLBUSZOWSKI	
Identyfikator ewidencyjny materiału zasobu operatu technicznego	P.1806. 2017. 931
Data wpisania operatu technicznego do ewidencji materiału zasobu	10.07.2017
Imię, nazwisko i podpis osoby reprezentującej powiat	

z up. STAROSTY  
mgr inż. Janusz Kita  
KIEROWNIK POWIATOWEGO OŚRODKA DOKUMENTACJI  
GEODEZYJNEJ I KARTOGRAFICZNEJ

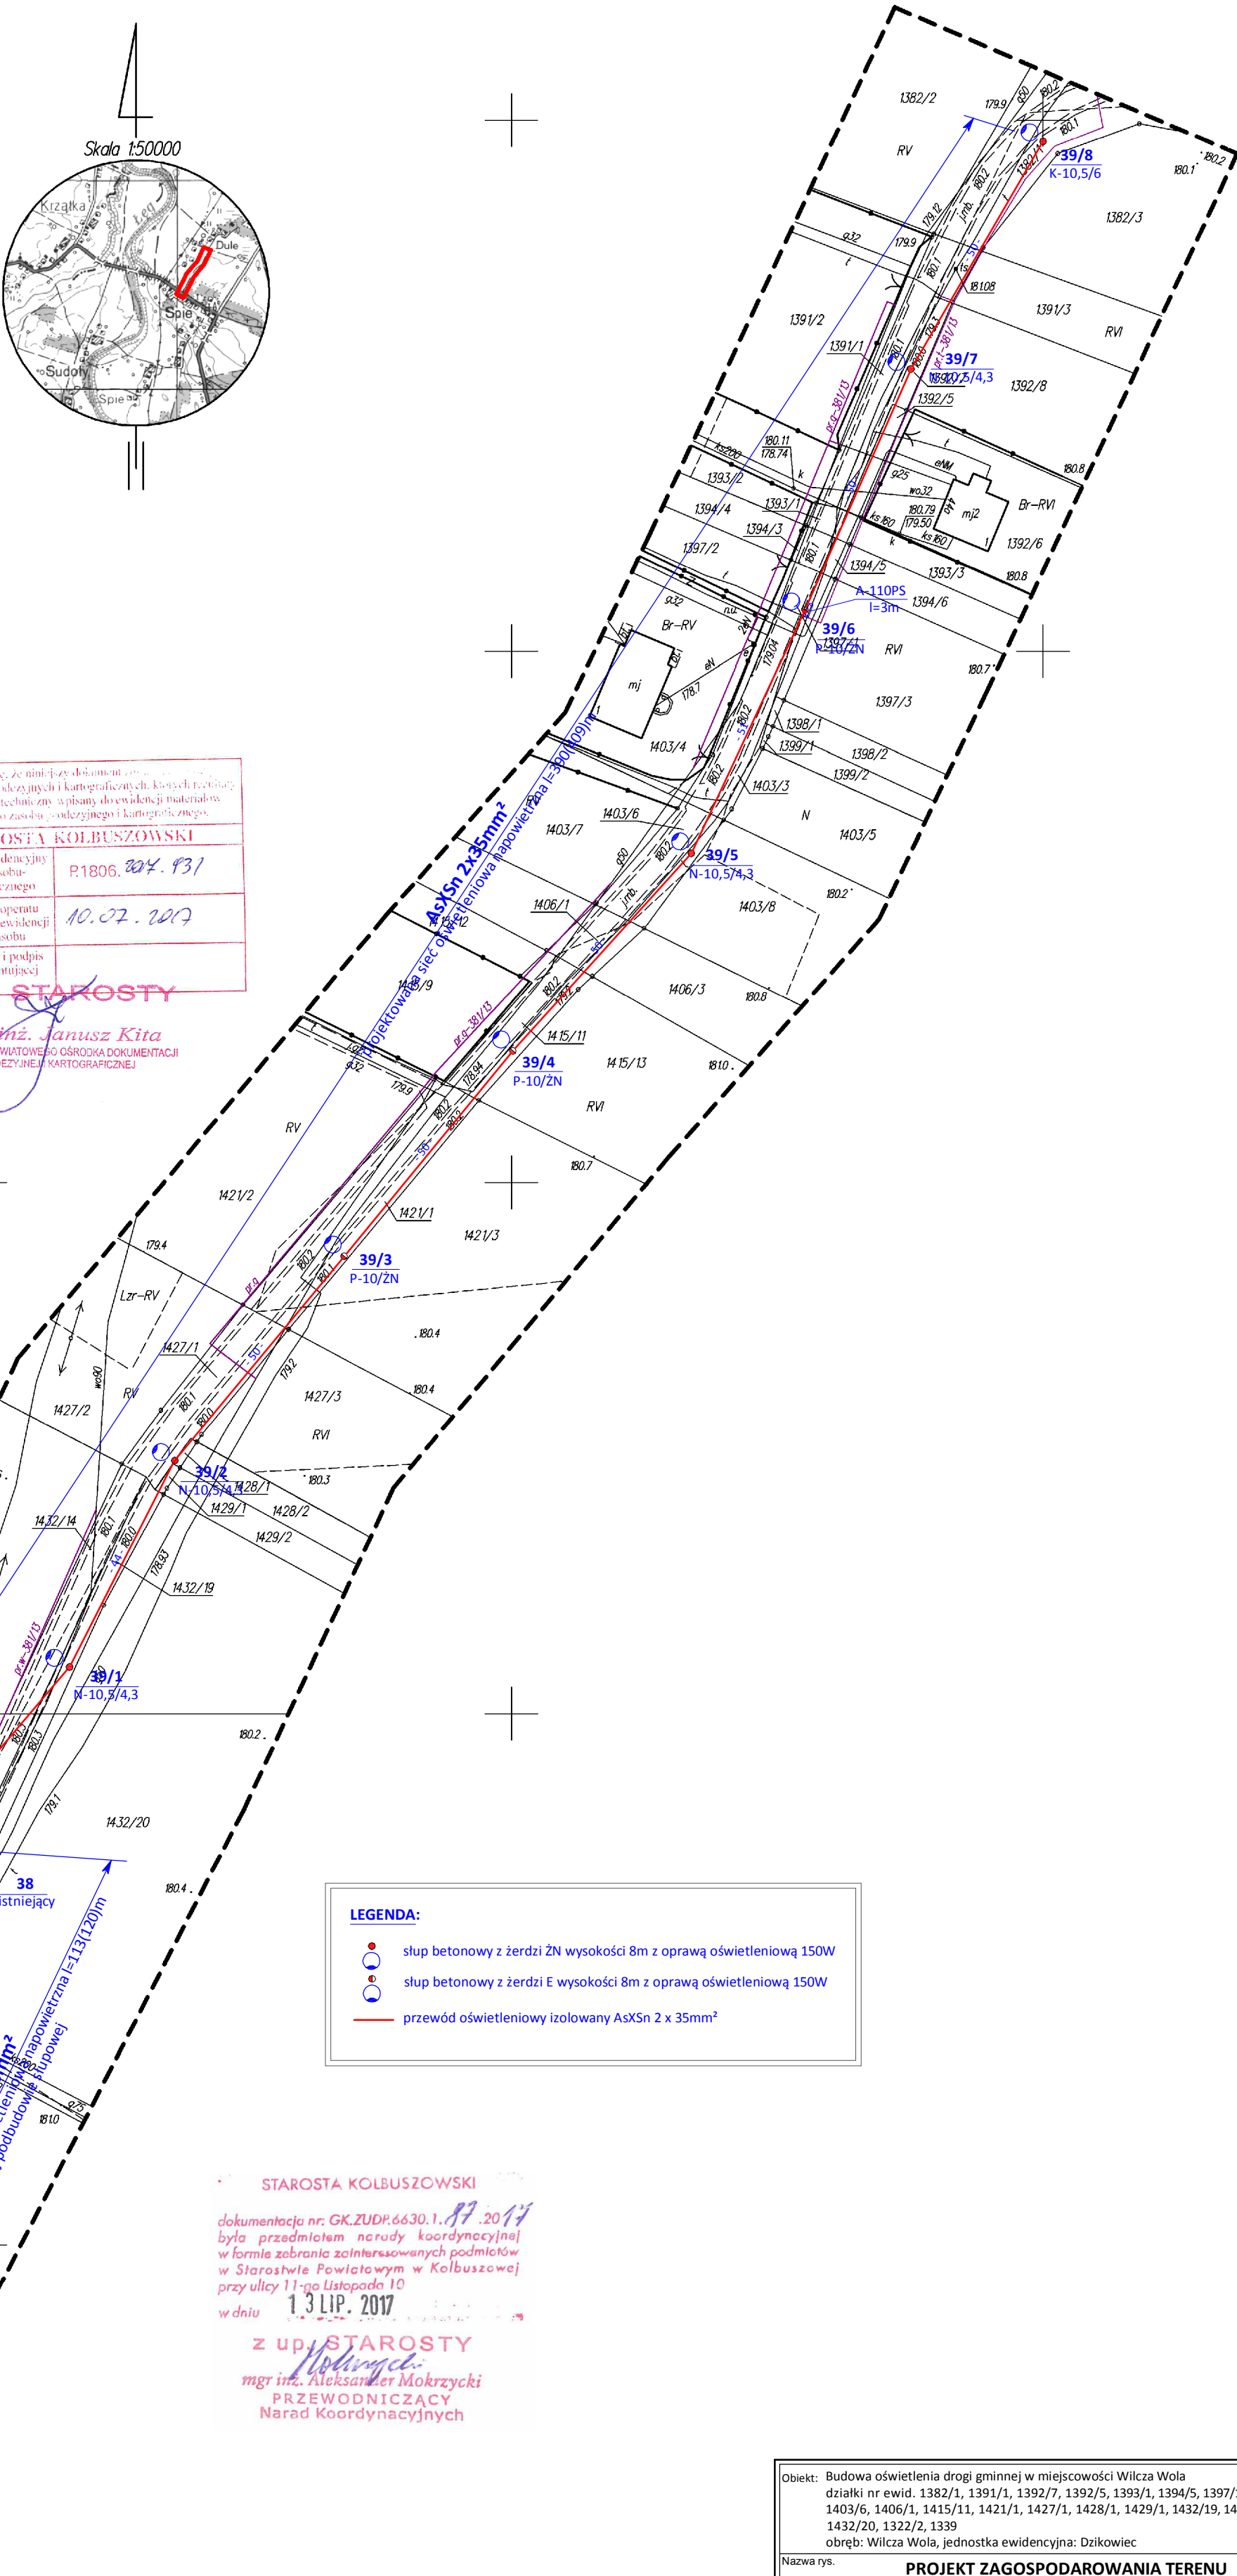

STAROSTA KOLBUSZOWSKI  
dokumentacja nr: GK.ZUDP.6630.1.87.2017  
była przedmiotem narady koordynacyjnej  
w formie zebrania zainteresowanych podmiotów  
w Starostwie Powiatowym w Kolbuszowej  
przy ulicy 11-go Listopada 10  
w dniu 13 LIP. 2017  
  
z up. STAROSTY  
mgr inż. Aleksander Mokrzycki  
PRZEWODNICZĄCY  
Narad Koordynacyjnych

Obiekt: Budowa oświetlenia drogi gminnej w miejscowości Wilcza Wola działki nr ewid. 1382/1, 1391/1, 1392/7, 1392/5, 1393/1, 1394/5, 1397/1, 1403/3, 1403/6, 1406/1, 1415/11, 1421/1, 1427/1, 1428/1, 1429/1, 1432/19, 1432/14, 1432/15, 1432/20, 1322/2, 1339 obręb: Wilcza Wola, jednostka ewidencyjna: Dzikowiec				
Nazwa rys. <b>PROJEKT ZAGOSPODAROWANIA TERENU</b>				
Funkcja	Imię i nazwisko	Nr upr.	Podpis	Data: 06-2017
Opracował	Teodor Stec			Skala: 1 : 1000
Projektował	mgr inż. Waldemar Stec	POK/0240/POOE/13		Nr rys.
Sprawił	mgr inż.	31/96		<b>BTE.942.01</b>